

ILLMO. SR. PREFEITO MUNICIPAL DE PORTO ALEGRE.

6068

mg

ov.

S-86

quatro plantas

31759
P6-5-18

Com numero 1515138
Paulo de Barros

POLICIA

A SIDERURGICA RIOGRANDENSE LIMITADA, por seu Director abaixo assignado, desejando mandar construir, no terreno de sua propriedade sito á rua Almirante Tamandaré, um HANGAR para a installação de sua usina, conforme as plantas annexas, vem solicitar á V. S. se digne conceder-lhe a devida licença para a referida construcção.

Nestes termos

P. Deferimento

SIDERURGICA RIOGRANDENSE LTDA.

Victor Soares
Director

15 MAR 1938

PROTOCOLO



D.G.O.V. PROTOCOLO
Recbi *as Plantas*
Em 19 de *Mar* de 1938

DIRECTORIA
DE
OBRAS
3ª SECCAO
Littos
100.3
20/3/38
G. Marques

Director a Geral
Obras
Pro.
No. O. a. n.
43
P. 370.70
L. 129.5.38
5.000


Sm 2 54

Al. de Renda

16-3-38

Alvares

Nada temos
a opor.

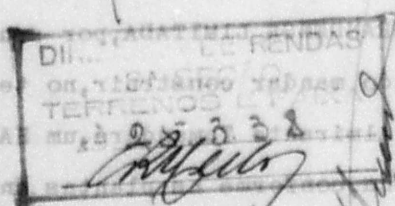

409 D.

26-3-38

Alvares

Nada a opor

26/3/38

Alvares

Visto
28-3-38
Alvares

Alvares

29/3/38

Alvares

Tratando-se de uma
construção no prolongamento
da Alm. Tamandari, pedi-
mos pela vossa a d. de
Cadastro.

Em 30-3-38
Alvares

A Alm. Almirante Tamandari
na sua parte em anexo,
está demarcada no
local com marcos de
granito. Este alinhamento
é o aprovado.

Mantendo Faria
1-4-938

Germano de Almeida

Não ha inconveniente em ser concedido
o que requer.

Em 2-5-38
Alvares

De aqda
5-5-1938

Alvares

Alvares
Ep

(2)

6068/938

Declaração.

A SIDERURGICA RIOGRANDENSE LIMITADA, declara pela presente, que entregou a execução da construção do HANGAR PARA A INSTALLACAO DE SUA USINA, á rua Almirante Tamandaré, ao constructor JULIO LOHWEG.

Porto



De accordo:

Julio Lowweg

Reconheço as seguintes firmas:

Victor Silva e Julio Lowweg


Em testemunho da verdade.

Porto Alegre, 15 de março de 1938

O ajudante de notaria, em minha officina

Erasmus de Aguiar


78200

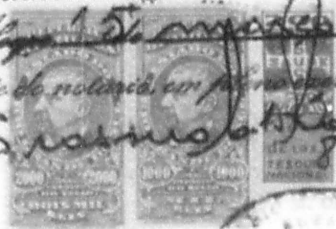

Declaração.

A SIDERURGICA RIOGRANDENSE LIMITADA, declaro pela
presente, que entregou a execução da construção do HANGAR PARA
A INSTALAÇÃO DE SUA USINA, à sua Alínea Tendamã, ao con-
sultor JULIO LOWERY.

2

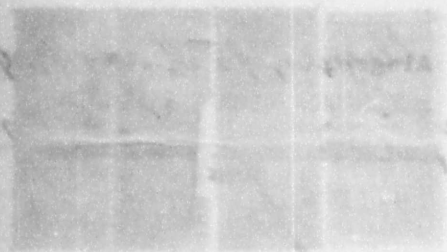

Porto Alegre

De acordo:

[Handwritten signature]

[Handwritten signature]

[Handwritten signature]

[Handwritten signature]





PREFEITURA MUNICIPAL DE PORTO ALEGRE
SMA - SERVIÇO DE DOCUMENTAÇÃO
SEÇÃO DE MICROFILMAGEM

AS PLANTAS E DESENHOS
QUE ULTRAPASSARAM A MEDI-
DA PADRÃO, CONSTANTES DÊS
TE PROCESSO, ESTÃO MICRO
FILMADAS NO FILME DE 35mm:

6068/38

SÉRIE A	NÚMERO 0076	
FLASH 05	DATA 12-5-75	
ARQ 001	GAV 02	BOX 02

QUANT DE DOC 03

Haroldo
PREPARADOR

VISTO DO CHEFE


Projecto d'um Hangar para a Siderurgica Rio Grandense Limitada

Corte transversal a-b.

Escala 1:25.

Arquiteto: J. J. da Costa Almeida
Sítio: C-33
UNIDADE DE MICROFILMAGEM
ESTA PLANTA FOI
RETIRADA DO PROC.
N.º 6068/38
(17.1.1937)


Directorio
atual
VIA
Arq.
Bibli.

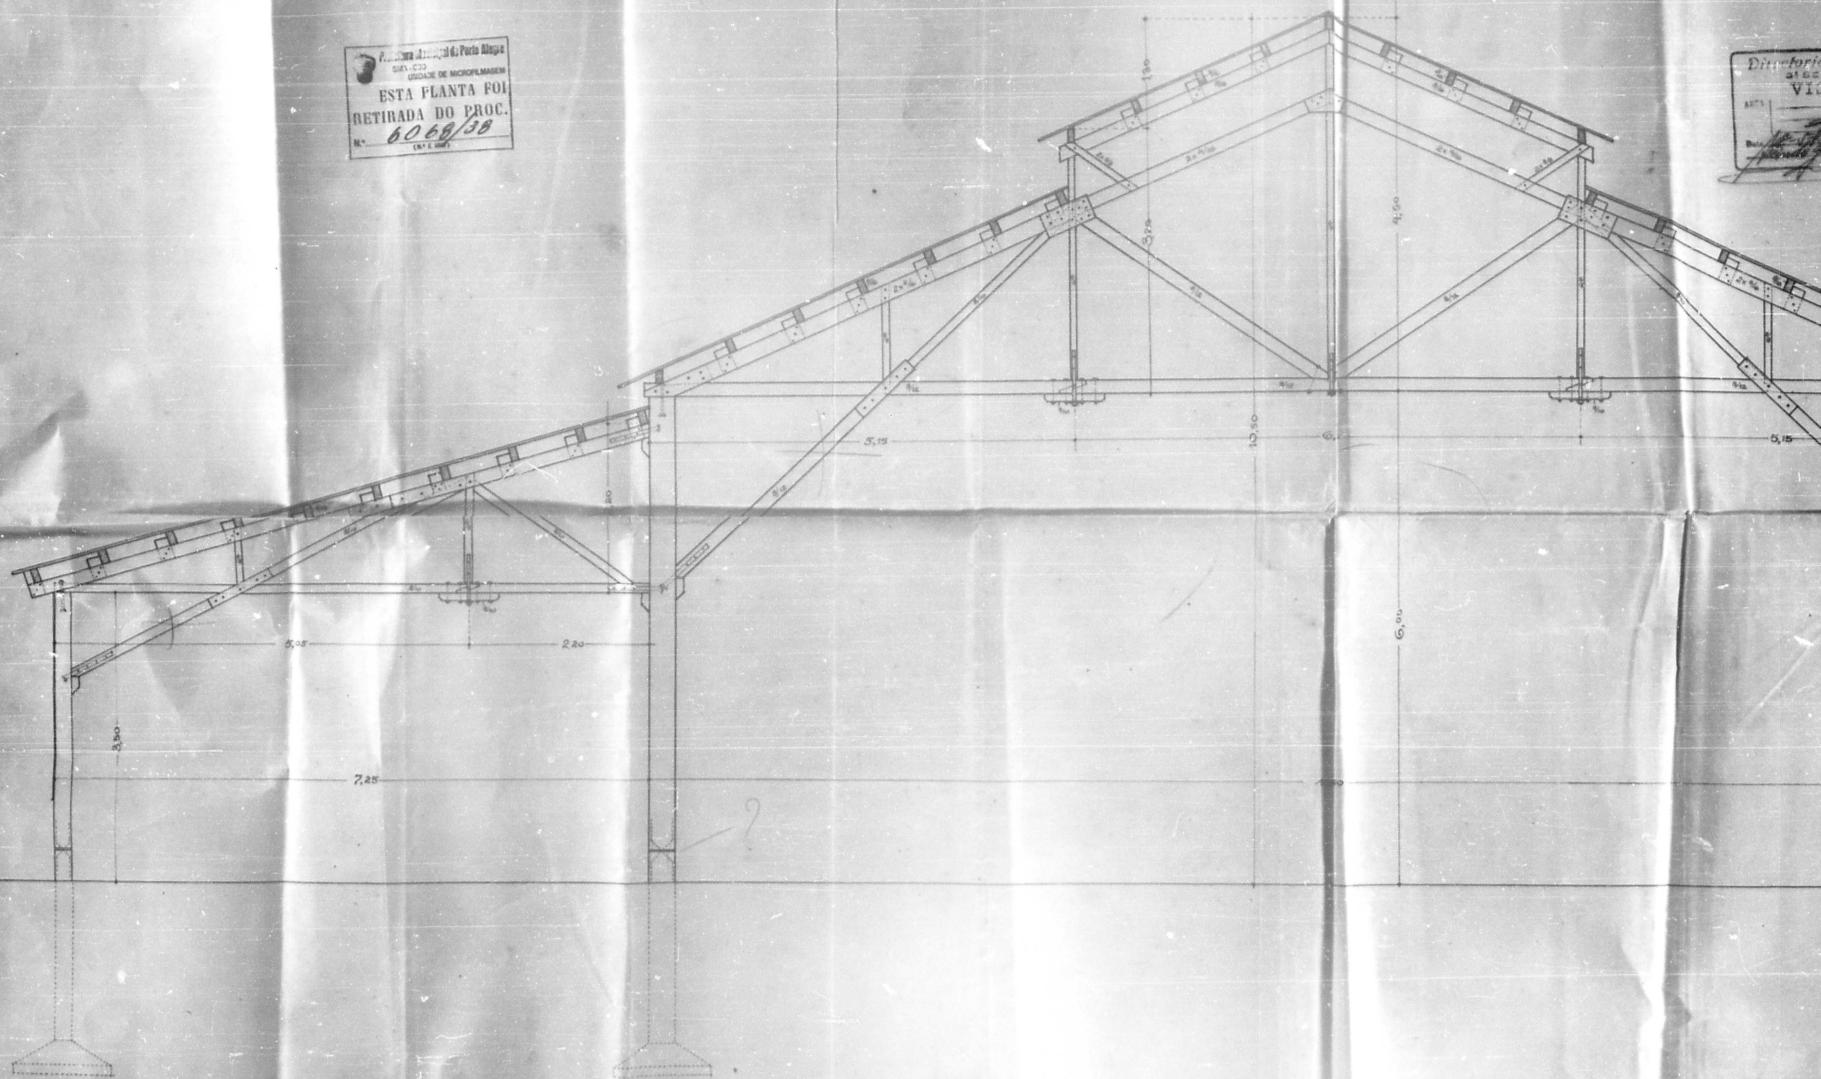

6068/938

Projecto d'um Hangar para a Siderurgica Rio Grandense Limitada.

Corte transversal a-b.
Escala 1:25.

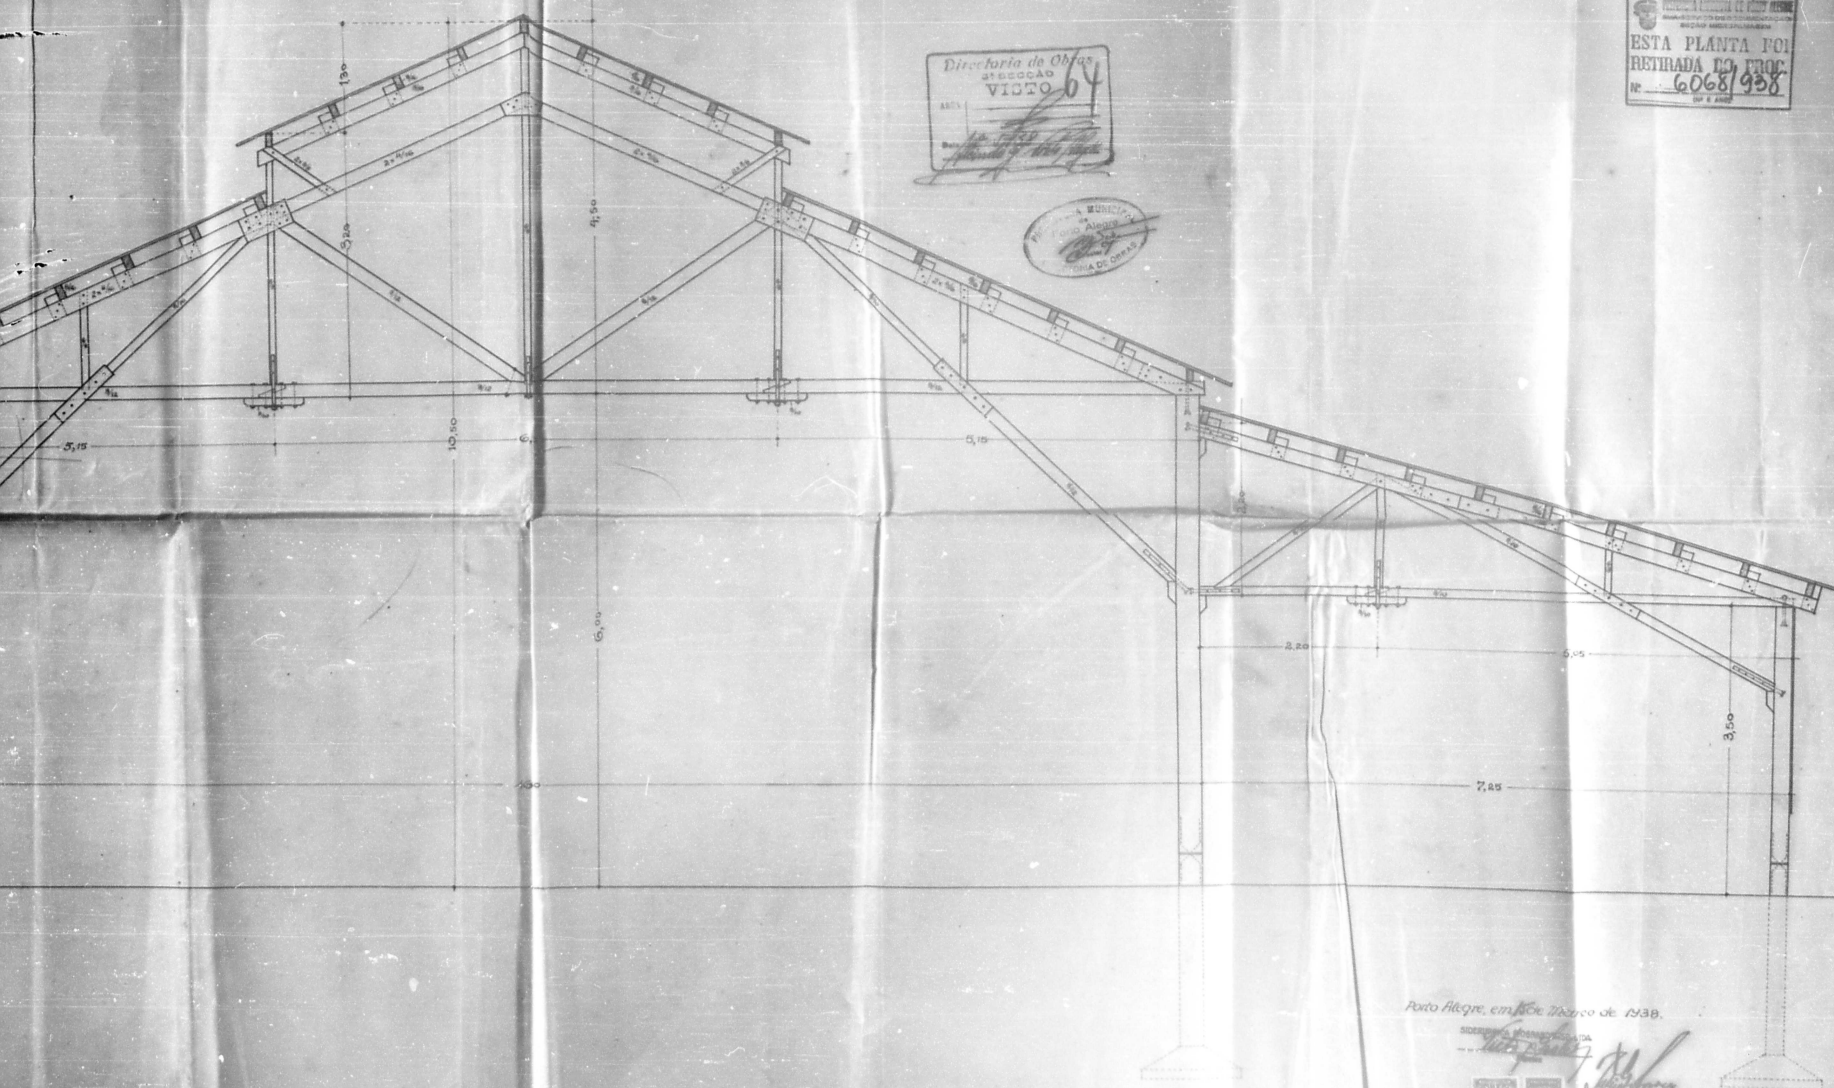

Directoria de Obras
SECCAO
VISTO 64
por [signature]
[signature]

COMPANHIA MUNICIPAL
de Porto Alegre
[signature]
SECCAO DE OBRAS

ESTA PLANTA FOI
RETRADA DO PROJ.
Nº 6068/938
em 6 de Maio

Porto Alegre, em 6 de Maio de 1938.


SIDERURGICA RIO GRANDENSE LIMITADA
[signature]
[signature]




Projecto d'um Hangar para a Siderurgica Riograndense Limitada.

ESTADO DE RIOGRANDE
UNIDADE DE MICROFILMAGEM
ESTA PLANTA FOI
ENTRADA DO PROC.
6068/38
(17 E 18)


Corte longitudinal a-a.
Escala 1:50.

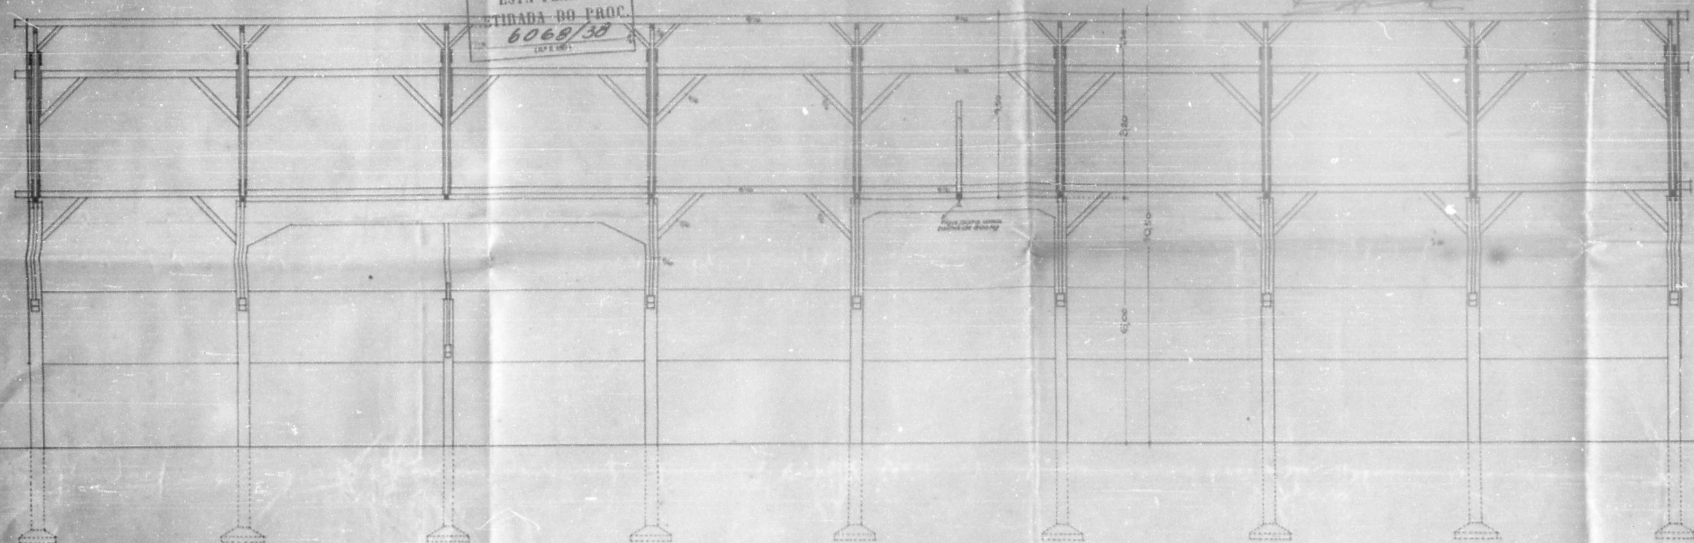


Planta baixa.
Escala 1:100

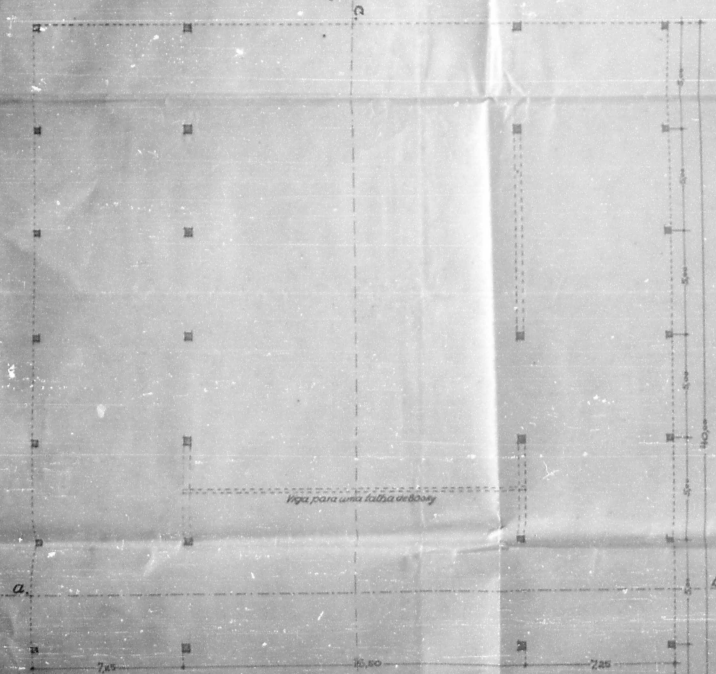


Fachada.
Escala 1:50

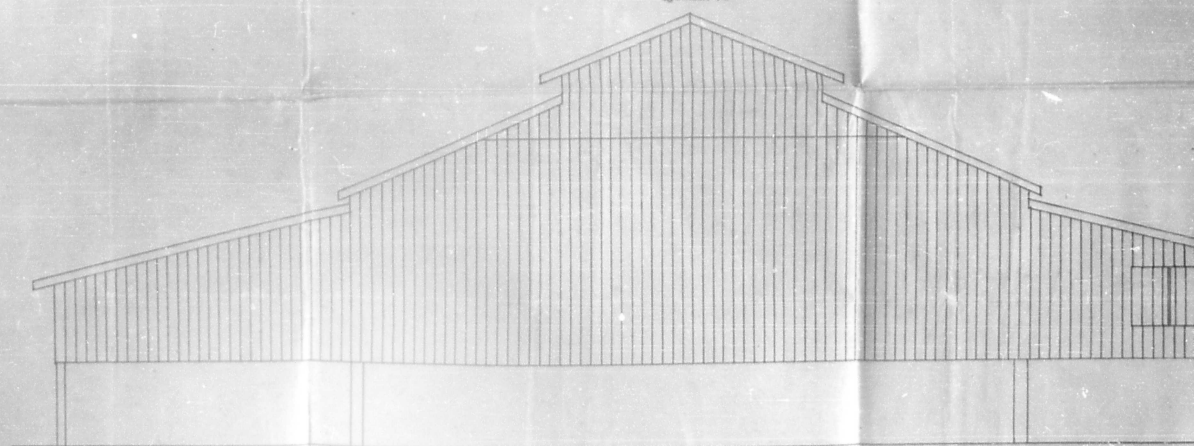


Silhueta.
Escala 1:1000

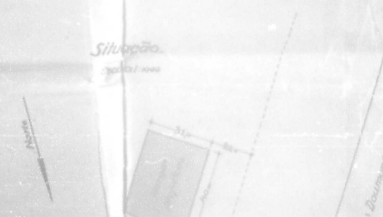


Planta baixa.
Escala: 1/100

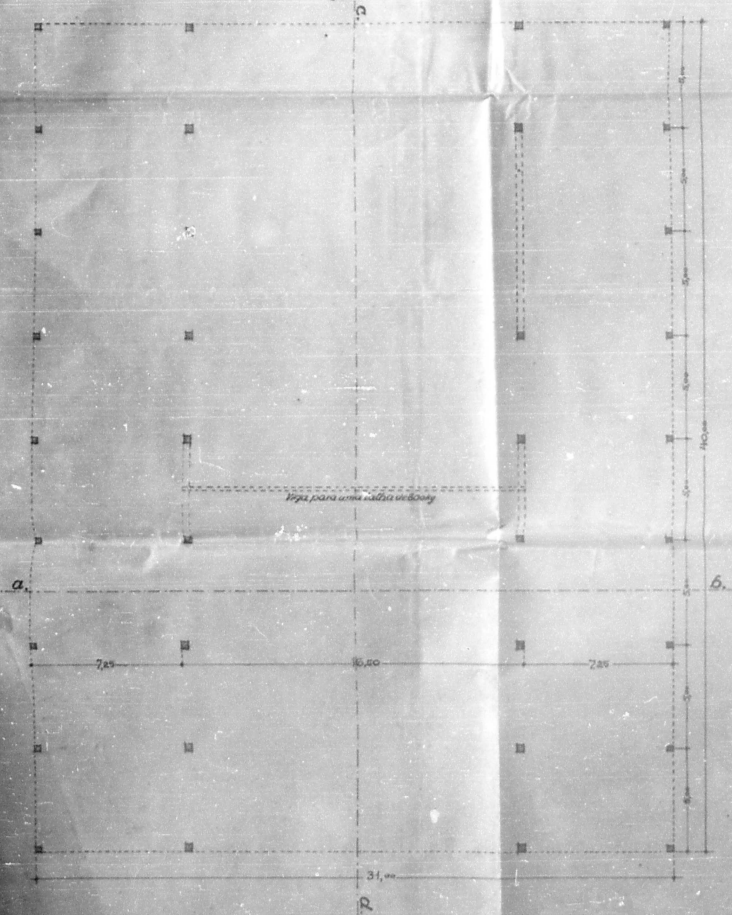

Fachada.
Escala: 1/50

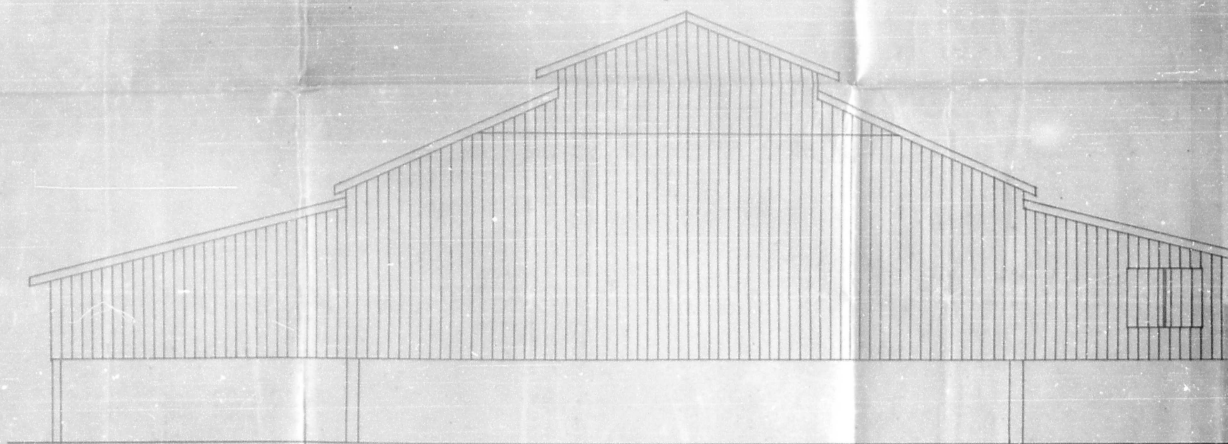

Situação.
Escala: 1/1000

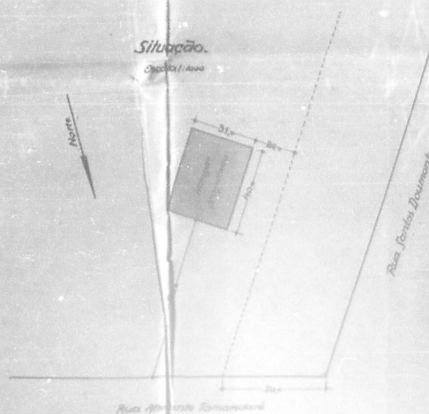


ESTÁ PLANTA FOI
RETRADA DO PROC.
Nº 6063/1938

Porto Alegre, em de Março de 1938


Antônio de Paula




Planta baixa.
Escala 1/100

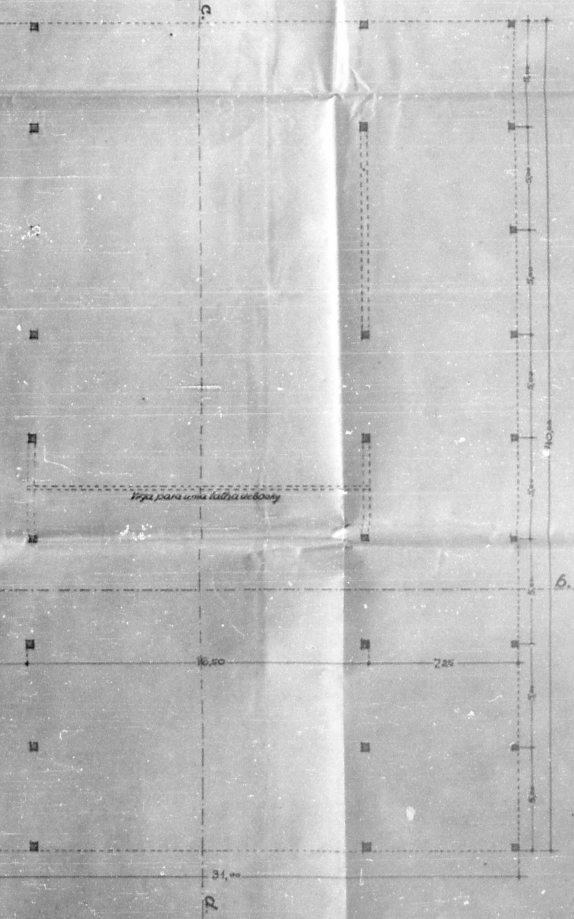

Tachada.
Escala 1/50

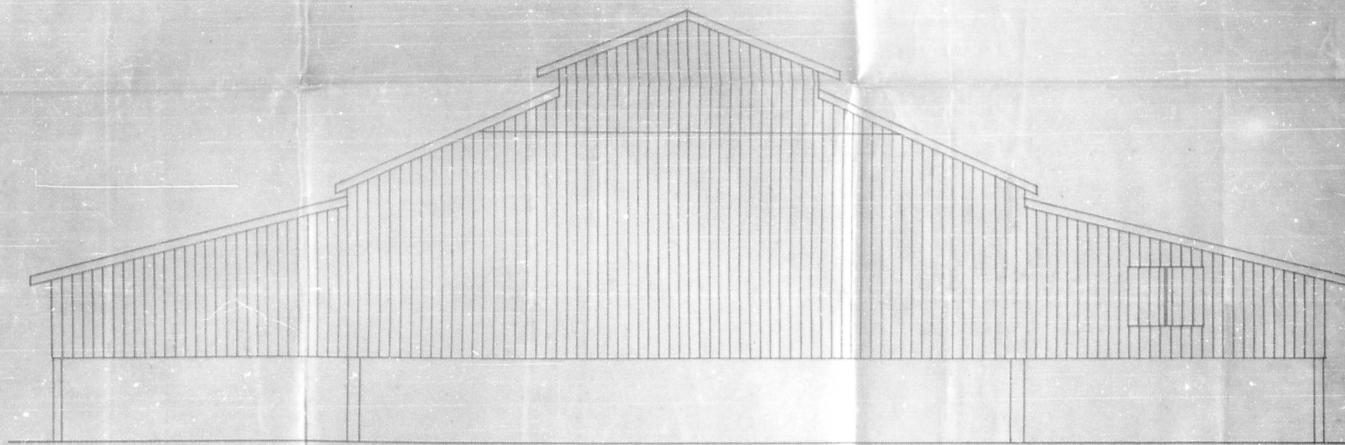

Situação.
Escala 1/1000

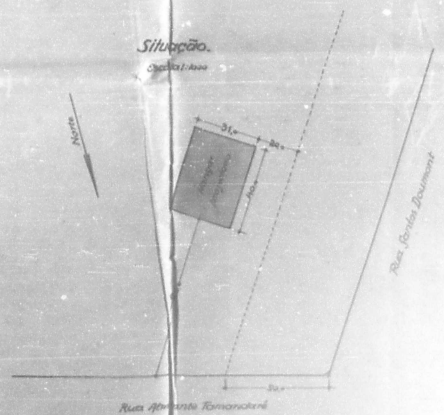

ESTÁ PLANTA FOI
RETRADA DO PROC.
Nº 6061/1938

Porto Alegre, em de Março de 1938.

Handwritten signature and date.



6068/938